


A1
 PME31.143
 PP-10.02
 PU-42.05

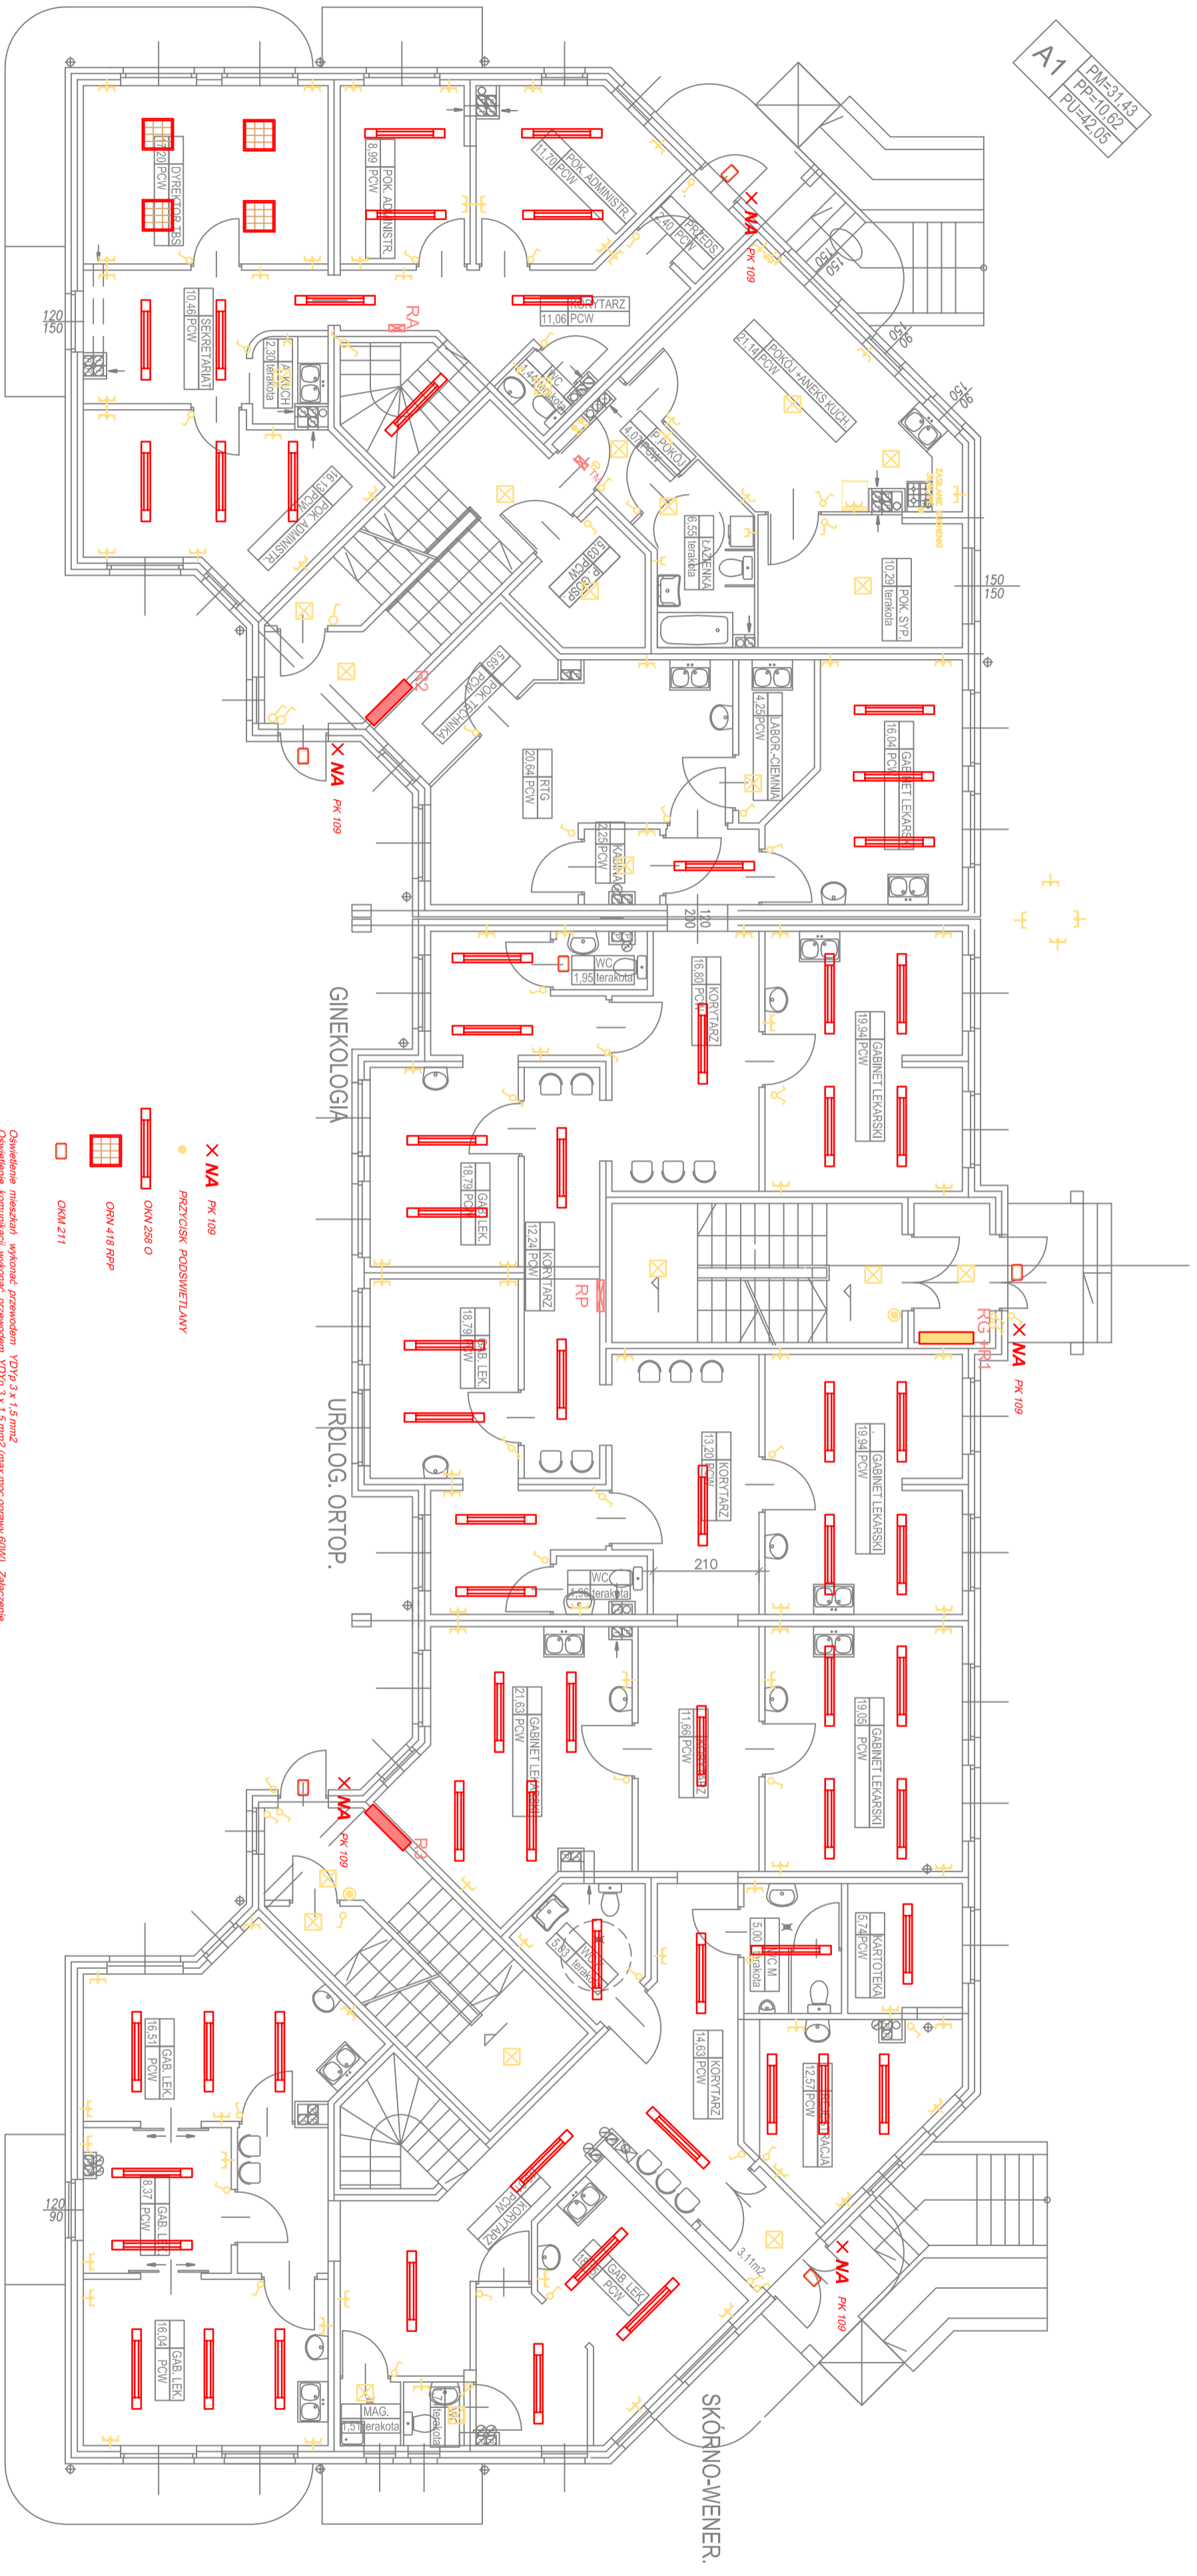

- X MA Pk 109
- PRZETCISK PODSWIETLANY
- OKN 258 O
- OKN 418 RPP
- OKN 211

Oświetlenie mieszkań wykonane przewodami YDY 3 x 1,5 mm² (maks. moc oprawy 60W). Złączenie oświetlenia komunikacji wykonane przewodami YDY 3 x 1,5 mm² (maks. moc oświetlenia 10W). Złączenie oświetlenia komunikacji wykonano przewodami YDY 3 x 1,5 mm² (maks. moc oświetlenia 10W). Odmowy gniazd wykonanych kablami i kablami wykonane przewodem YDY 3 x 2,5 mm², pozostałe przewodami YDY 3 x 1,5 mm²

CHIRURGIA
 RZUT PARTIERU 1:100

PRZEDSIĘBIORSTWO PROJEKTOWO-INWESTYCYJNE BUDOWNICTWA		
INWESTOR SC 64-920 Piła ul. Sikorskiego 33 tel. (067) 212- 55- 04		
	Chodzieskie Towarzystwo Budownictwa Społecznego Sp. z o.o. Chodziesz, ul. Młyńska 3	DATA 08.2008
	Budynek mieszkalny 31- rodzinny z częścią administracyjno-usługową 64-800 Chodziesz, ul. Bosa, działka nr 2534 i 2536	BRANŻA: elektr.
	PLAN INSTALACJI ELEKTRYCZNEJ	SKALA 1:100
PROJEKTOWAŁ	mgr inż. Zbigniew Solak upr. budowl. do proj. w spec. elektrycznej bez ograniczeń	FAZA PB
SPRAWDZIŁ	mgr inż. Zbigniew Jankun upr. budowl. do proj. w spec. elektrycznej bez ograniczeń	NR RYS. 2E
OPRACOWAŁ	mgr inż. Zbigniew Solak upr. budowl. do proj. w spec. elektrycznej bez ograniczeń	